


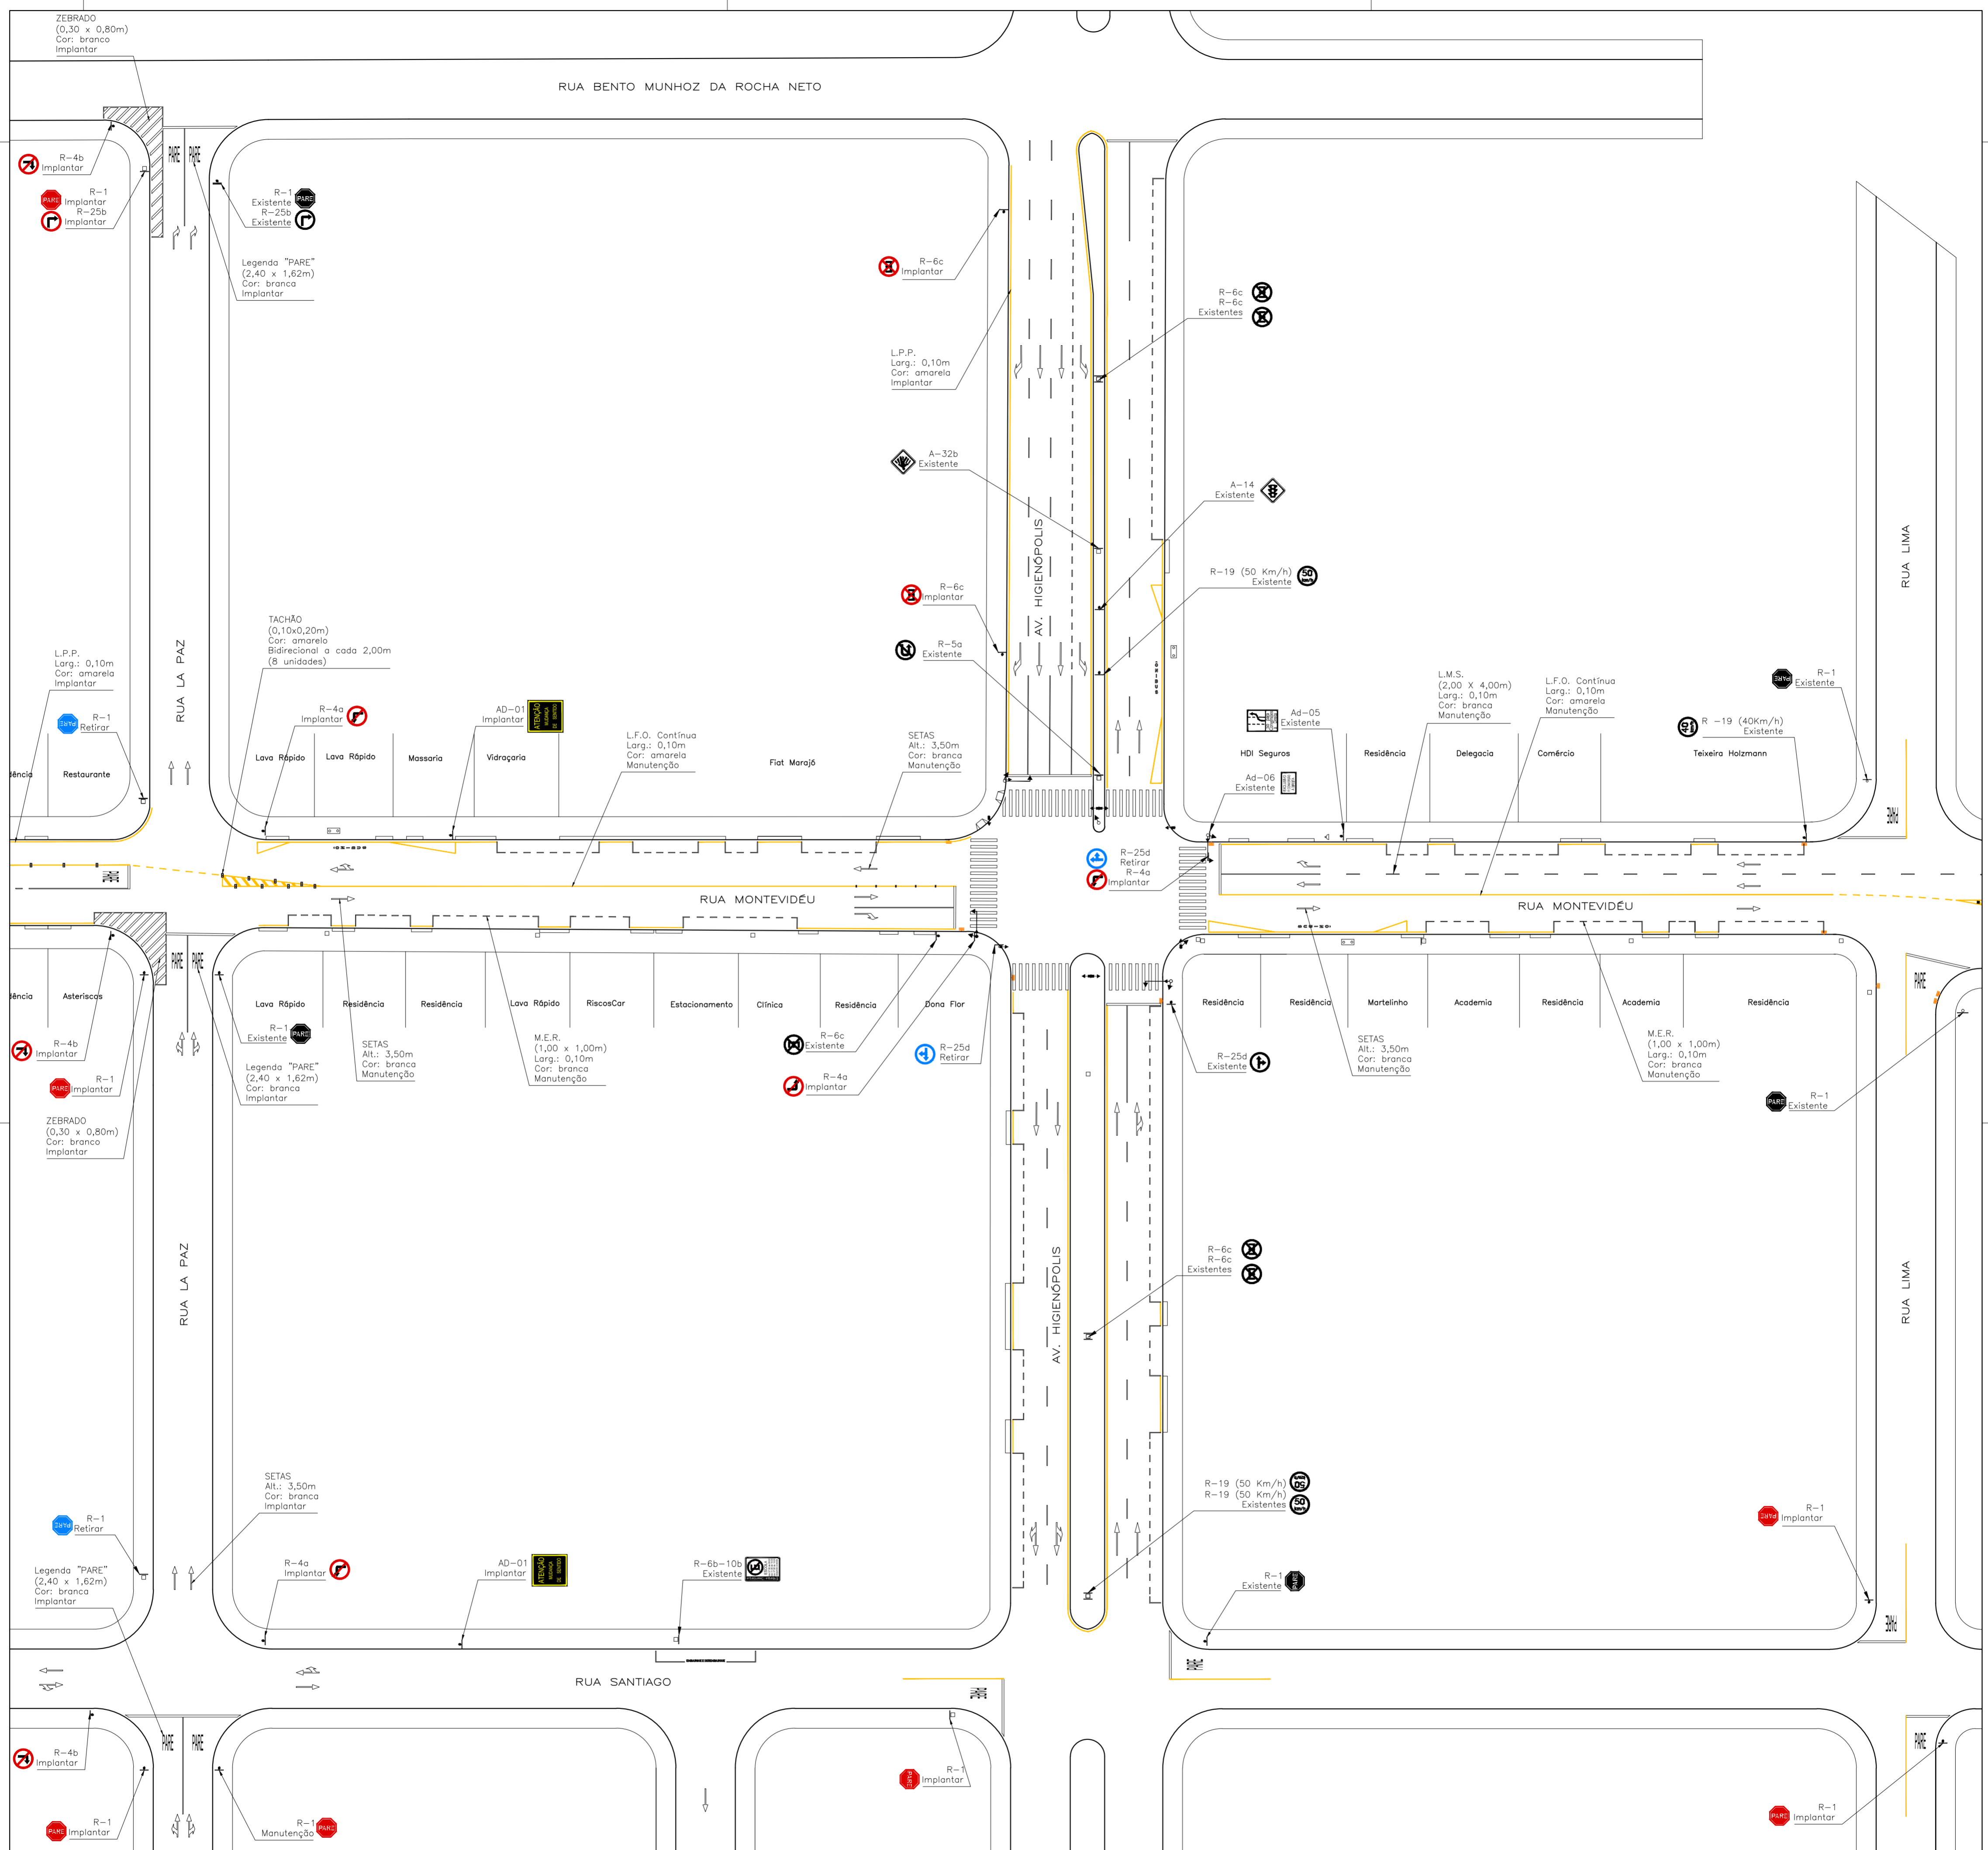


OBSERVAÇÃO: TODAS AS LEGENDAS "PARE" EXISTENTES NO LOCAL E NÃO IDENTIFICADAS NESTE PROJETO DEVEM SER APAGADAS.


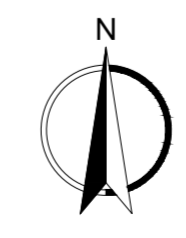


 <b>INSTITUTO DE PESQUISA E PLANEJAMENTO URBANO DE LONDRINA</b> Diretoria de Trânsito e Sistema Viário					
PROJETO <b>IMPLANTAÇÃO DE SINALIZAÇÃO VIÁRIA</b>				ZONA S-04	
LOCAL <b>RUA MONTEVIDEU E ENTORNO</b>					
RESP. PROJETO: CREA 29.002 D-PR ENGR. CIVIL CRISTIANE BIAZZONO	DESENHO REINALDO A. F. FILHO	ESCALA 1:500	DATA NOV/2017	PROCESSO OF. 534/2017 - IPPUL	
VISTO ÓRGÃO EXECUTOR C.M.T.U.			ALTERAÇÕES-CORREÇÕES		PRANCHA 1/4


RUA BENTO MUNHOZ DA ROCHA NETO

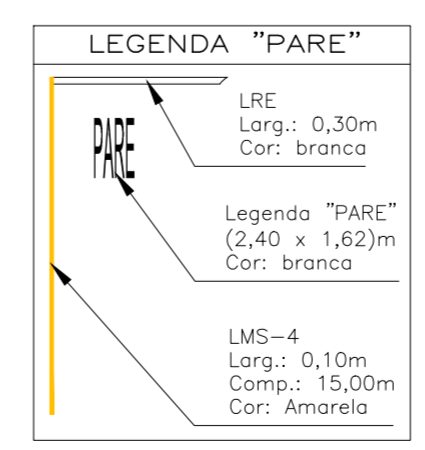



OBSERVAÇÃO: TODAS AS LEGENDAS "PARE" EXISTENTES NO LOCAL E NÃO IDENTIFICADAS NESTE PROJETO DEVEM SER APAGADAS.

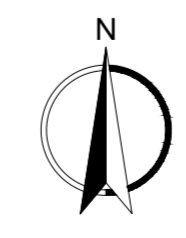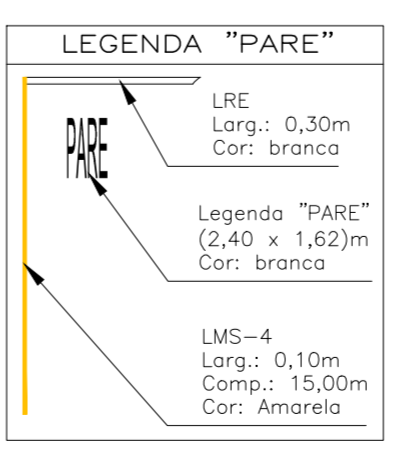



<b>INSTITUTO DE PESQUISA E PLANEJAMENTO URBANO DE LONDRINA</b> Diretoria de Trânsito e Sistema Viário				
PROJETO	IMPLANTAÇÃO DE SINALIZAÇÃO VIÁRIA			ZONA
LOCAL	RUA MONTEVIDÉU E ENTORNO			S-04
RESP. PROJETO: CREA 29.002 D-PR ENGR. CIVIL CRISTIANE BIAZZONO	DESENHO REINALDO A. F. FILHO	ESCALA 1:500	DATA NOV/2017	PROCESSO OF. 534/2017 - IPPUL
VISTO	ÓRGÃO EXECUTOR C.M.T.U.	ALTERAÇÕES-CORREÇÕES		FRANCHA 2/4

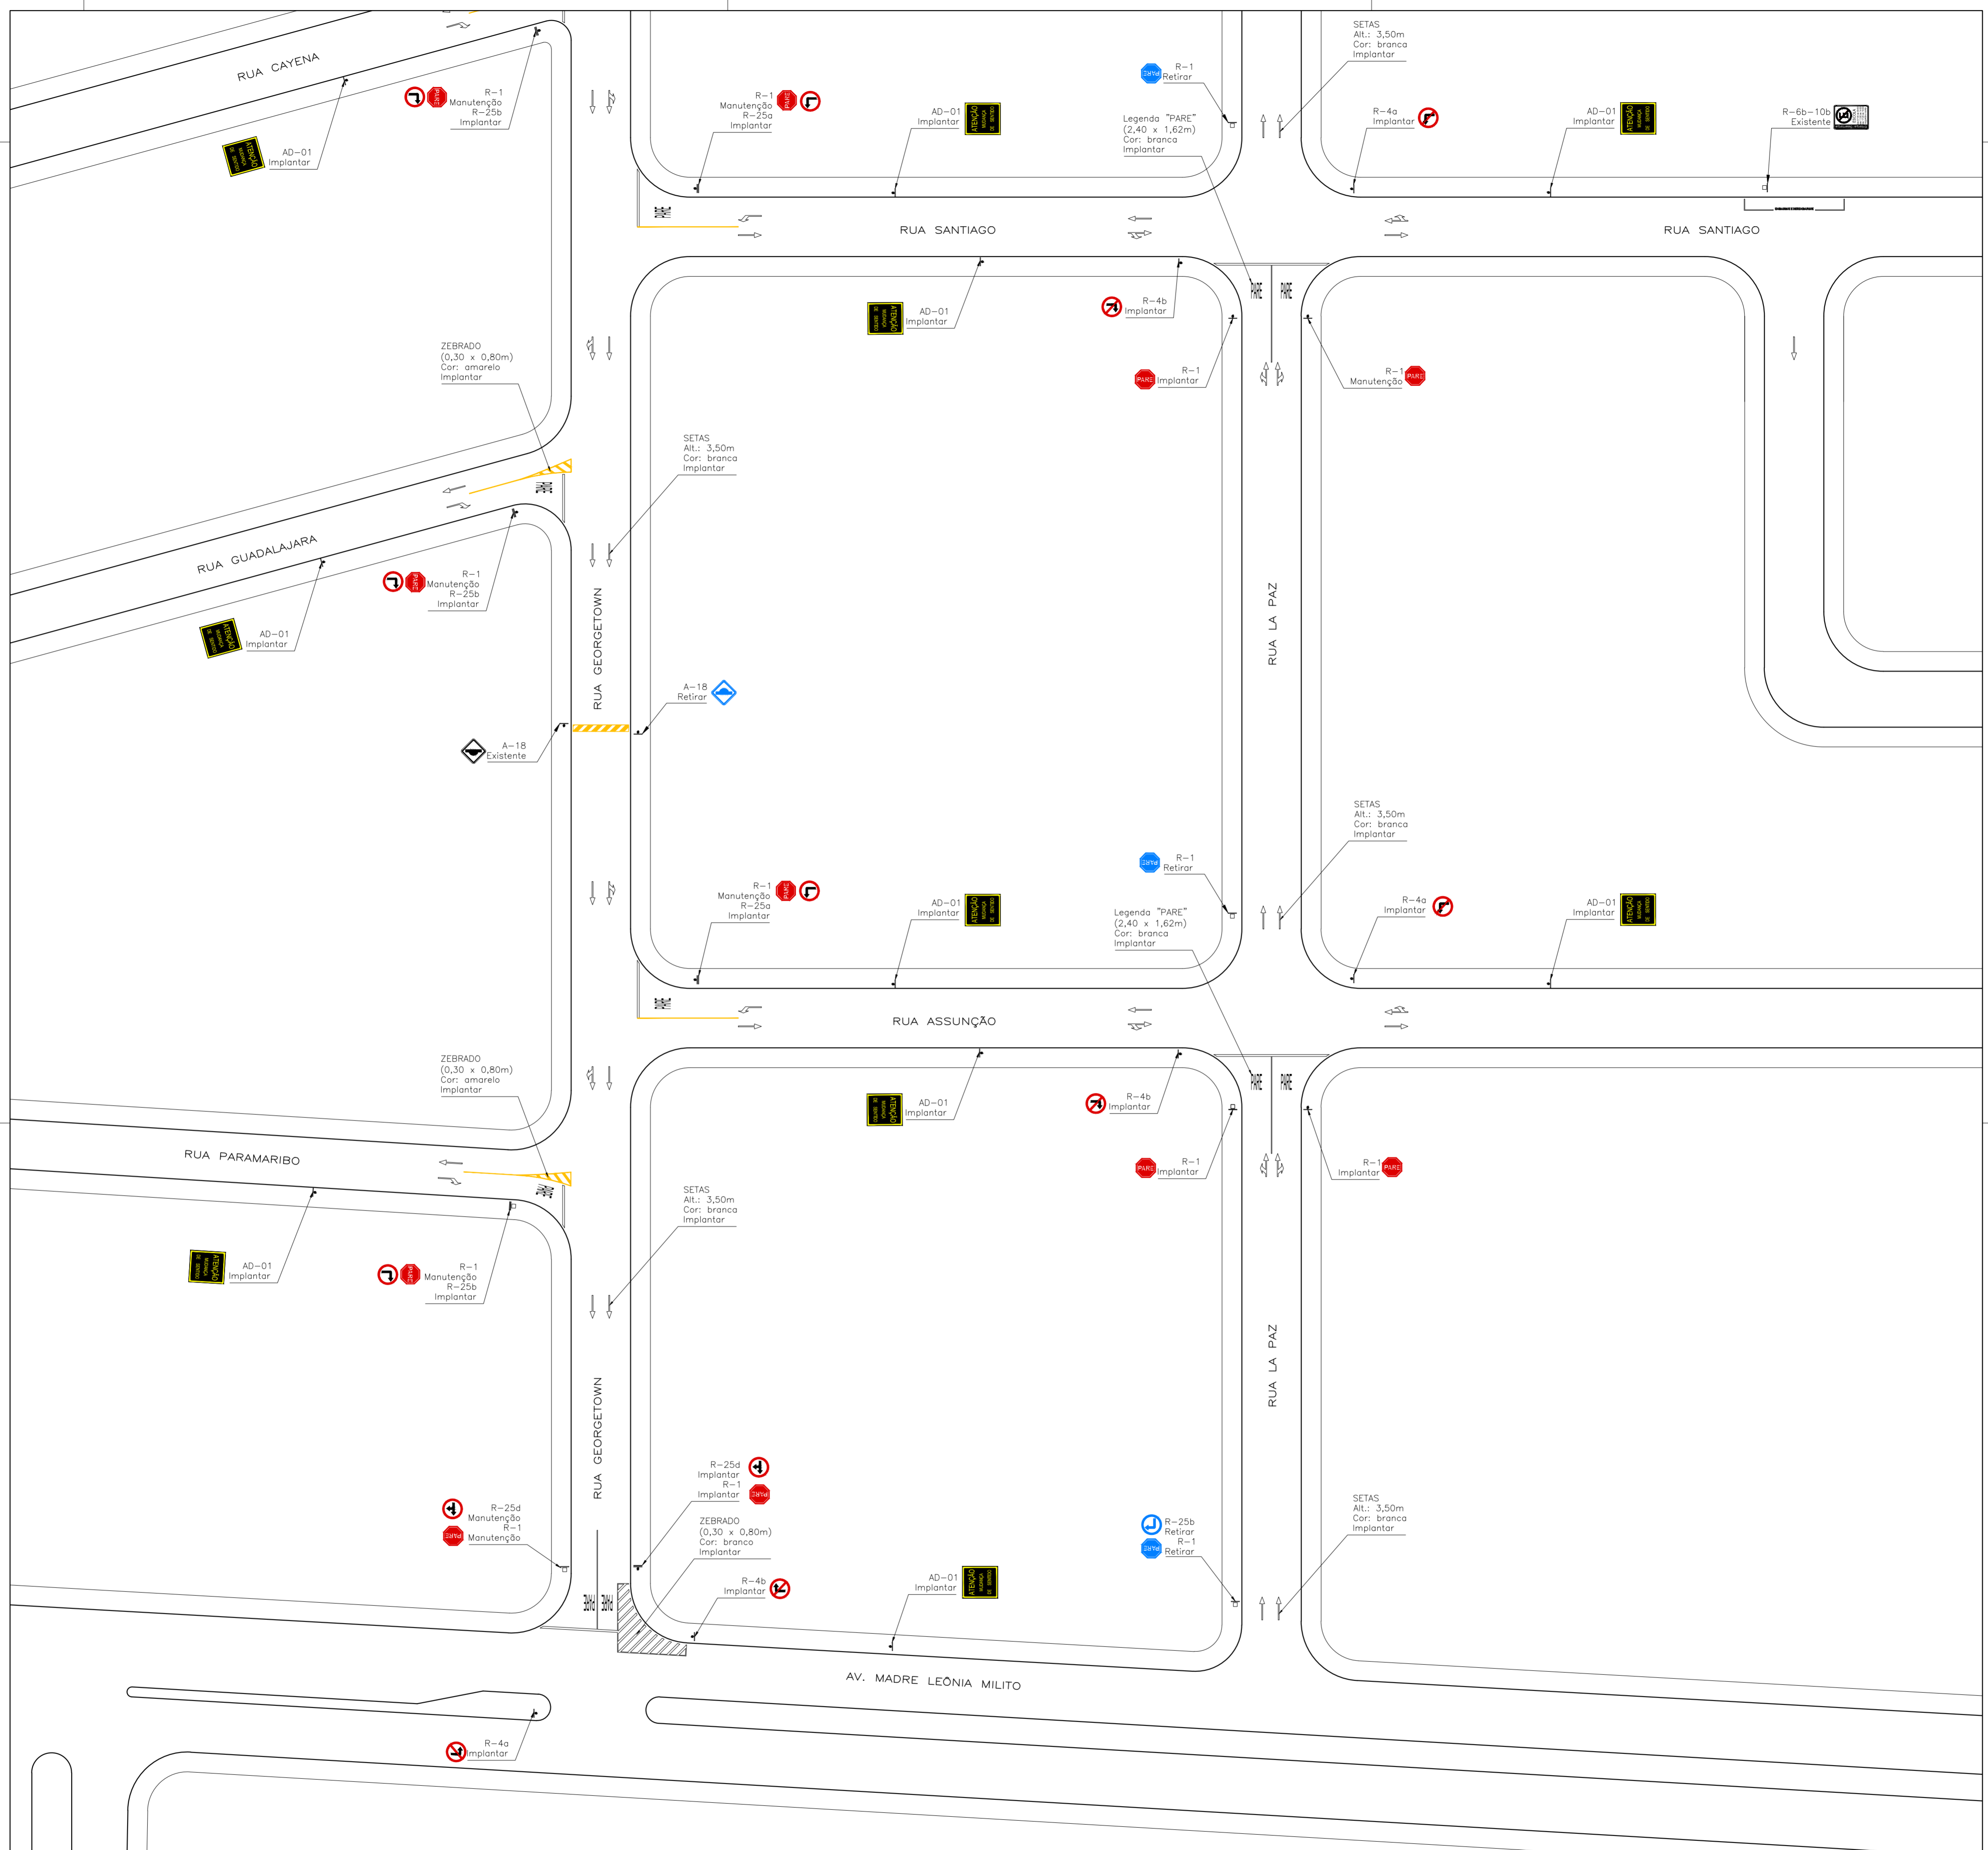

OBSERVAÇÃO: TODAS AS LEGENDAS "PARE" EXISTENTES NO LOCAL E NÃO IDENTIFICADAS NESTE PROJETO DEVEM SER APAGADAS.

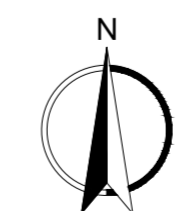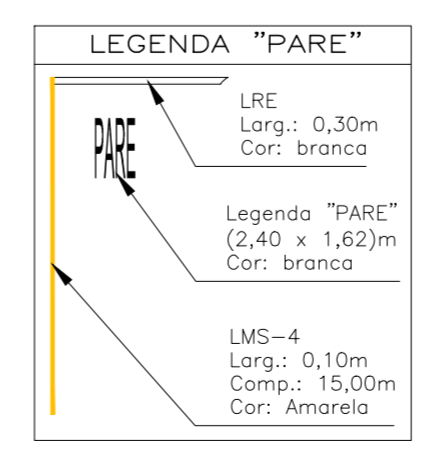


<b>INSTITUTO DE PESQUISA E PLANEJAMENTO URBANO DE LONDRINA</b> Diretoria de Trânsito e Sistema Viário					
PROJETO <b>IMPLANTAÇÃO DE SINALIZAÇÃO VIÁRIA</b>					ZONA S-04
LOCAL RUA MONTEVIDÉU E ENTORNO					
RESP. PROJETO: CREA 29.002 D-PF ENGº CIVIL CRISTIANE BIAZZONO	DESENHO REINALDO A. F. FILHO	ESCALA 1:500	DATA NOV/2017	PROCESSO OF. 534/2017 - IPPUL	
VISTO	ÓRGÃO EXECUTOR C.M.T.U.	ALTERAÇÕES-CORREÇÕES		FRANCHA 3/4	

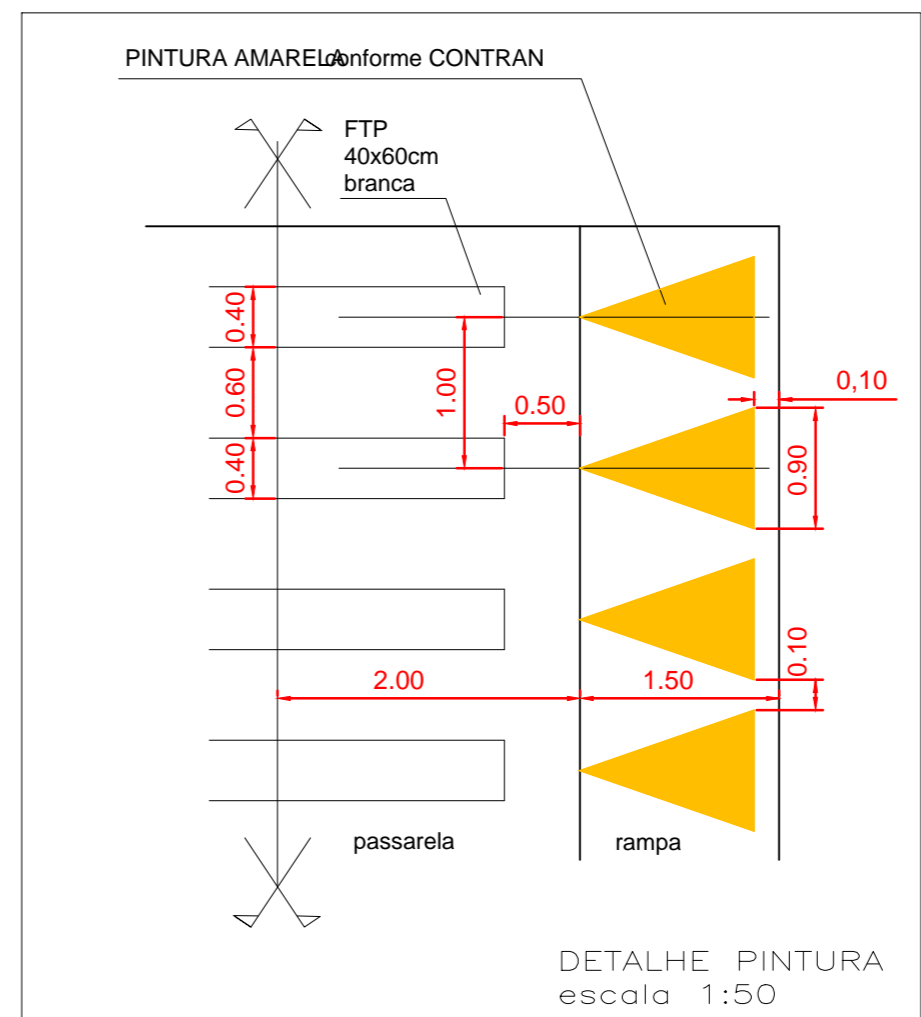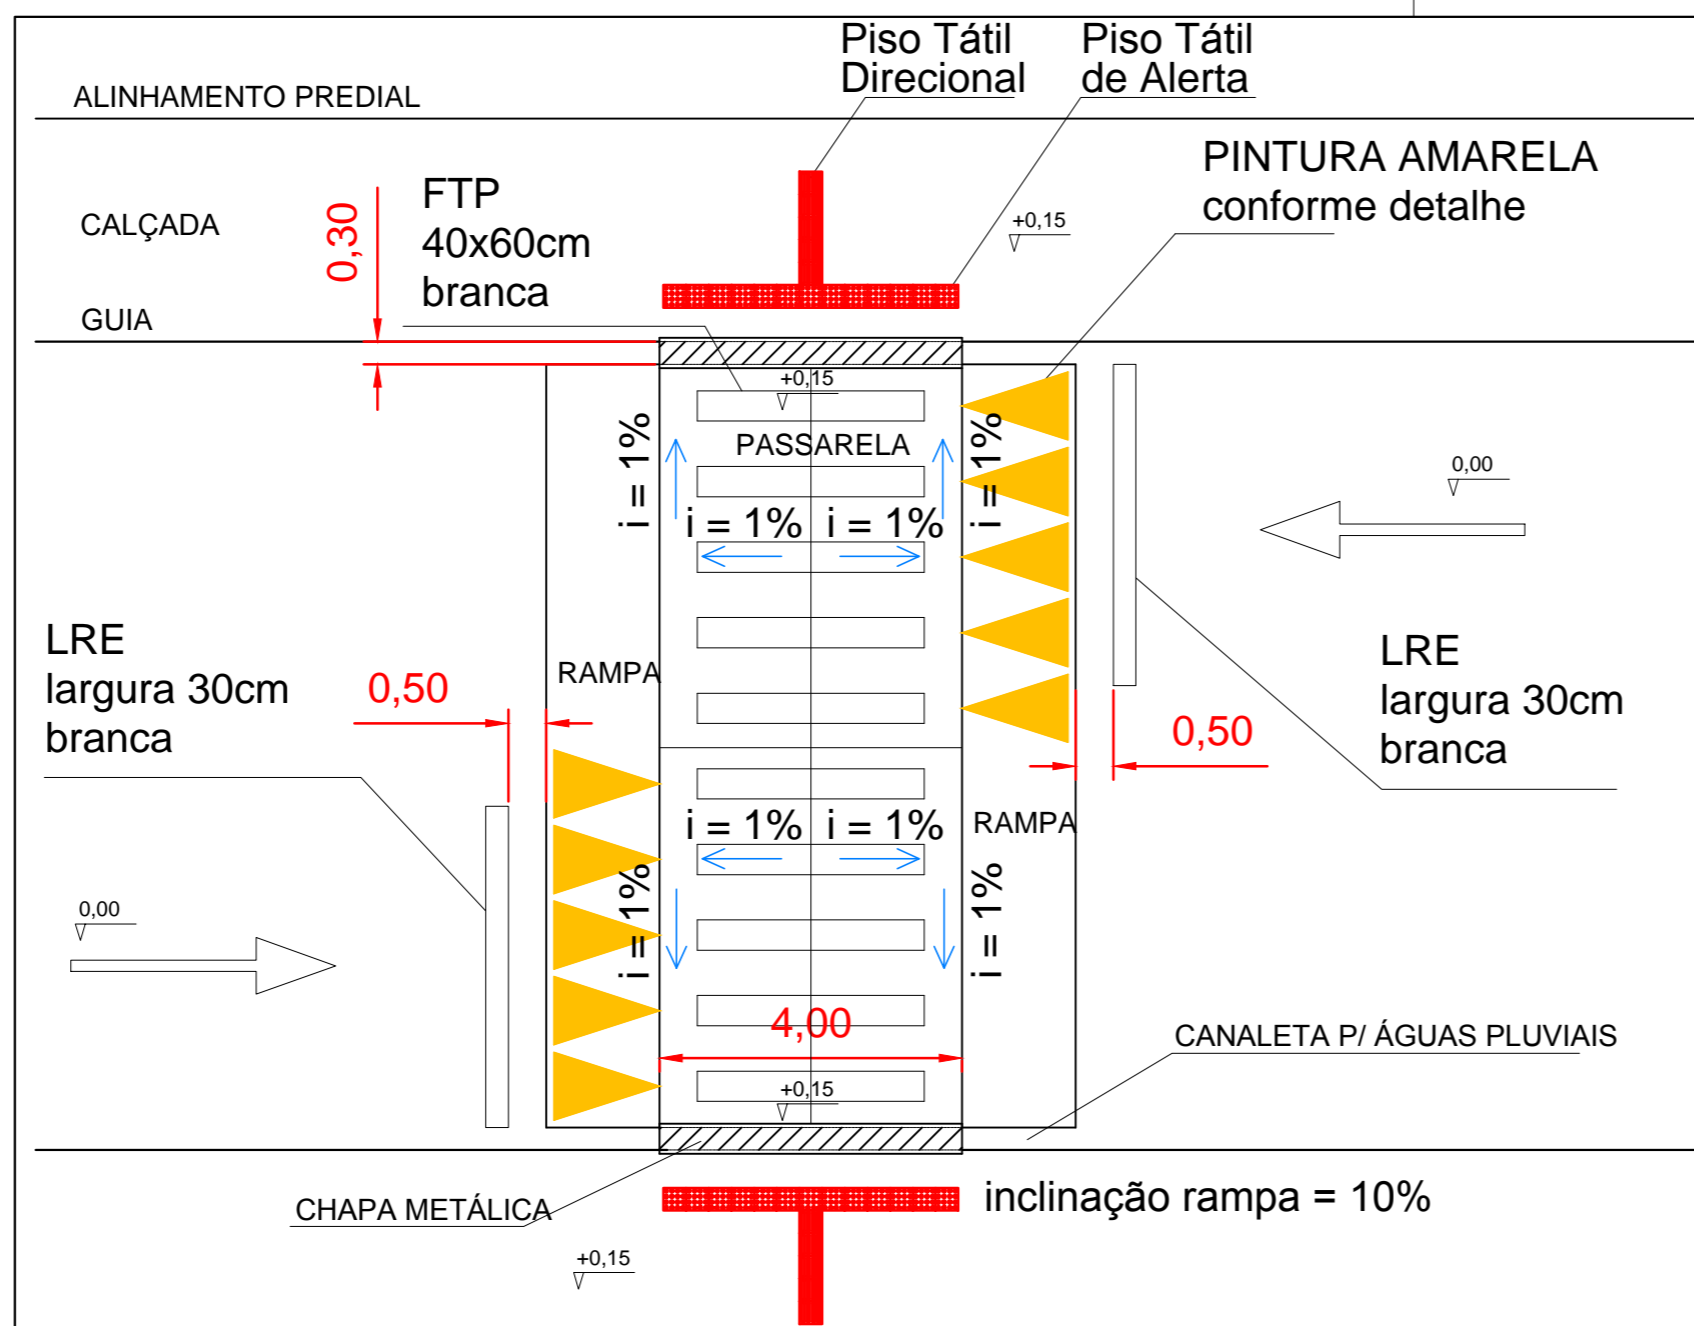

RESOLUÇÃO CONTRAN N° 495 DE 05/06/2014

PLANTA BAIXA

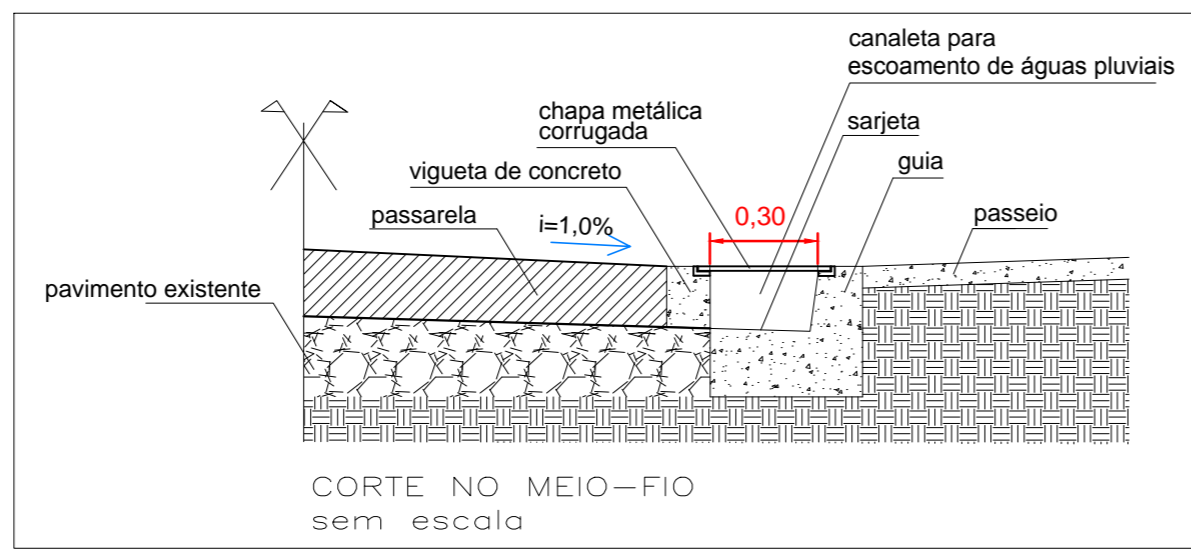

INSTITUTO DE PESQUISA E PLANEJAMENTO URBANO DE LONDRINA Diretoria de Trânsito e Sistema Viário				ZONA
PROJETO PROJETO DE IMPLANTAÇÃO DE TRAVESSIA ELEVADA			S-04	
LOCAL RUA MONTEVIDÉU E ENTORNO				
RESP. PROJETO: CREA 29.002 D-Pr ENG. CIVIL CRISTIANE BIAZZONO	DESENHO REINALDO A. F. FILHO	ESCALA 1:100	DATA NOV/2017	PROCESSO OF. 534/2017 - IPPUL
VISTO	ÓRGÃO EXECUTOR C.M.T.U.	ALTERAÇÕES-CORREÇÕES	PRANCHA 4/4	