



PLANTA DE COBERTURA
E-1 (ESTAÇÃO ESTRUT. INCLINADA)
ESCALA 1:25

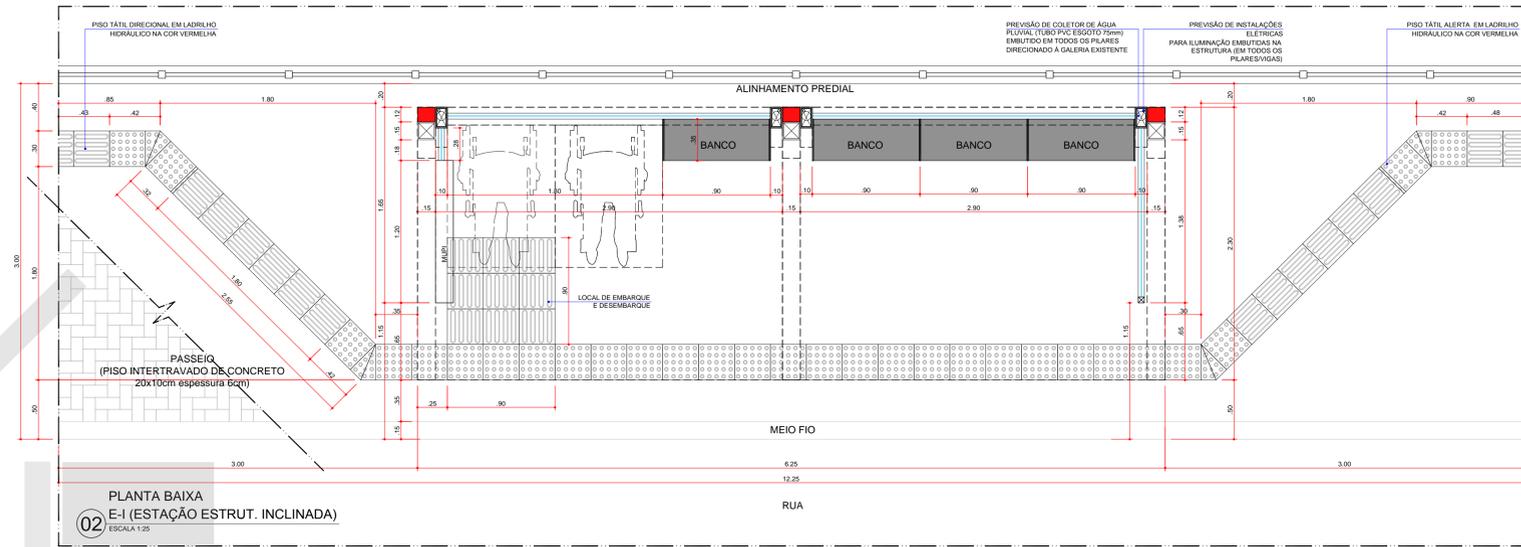


PLANTA BAIXA
E-1 (ESTAÇÃO ESTRUT. INCLINADA)
ESCALA 1:25


OBS.: PREVISÃO DE FUNDAÇÃO CONSTITUÍDA POR:
- 4 ESTACAS TIPO BROCAS MANHAS
DIÂMETRO 25cm;
- 2 BLOCOS DE CONCRETO 0.40x0.40x1.00m

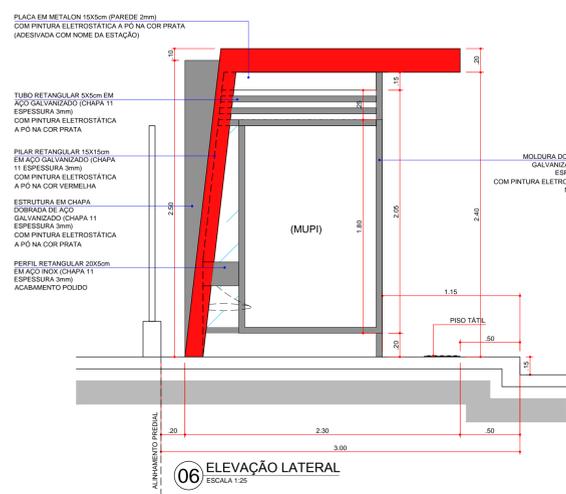

06 ELEVÇÃO LATERAL
ESCALA 1:25

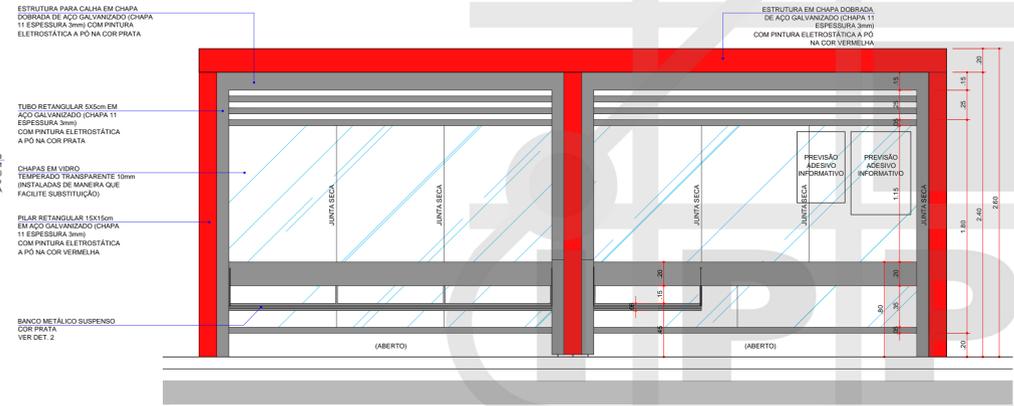

07 ELEVÇÃO FUNDOS
ESCALA 1:25

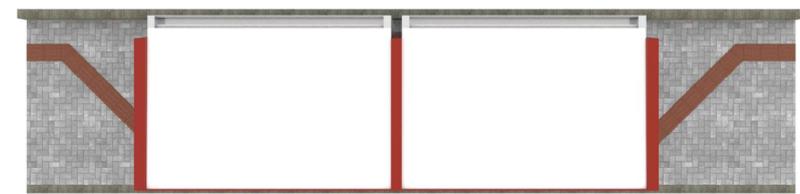


E-1 (ESTAÇÃO - ESTRUTURA INCLINADA)
PERSPECTIVA 01 - COBERTURA




E-1 (ESTAÇÃO - ESTRUTURA INCLINADA)
PERSPECTIVA 02 - FRONTAL




E-1 (ESTAÇÃO - ESTRUTURA INCLINADA)
PERSPECTIVA 04 - LATERAL DIREITA

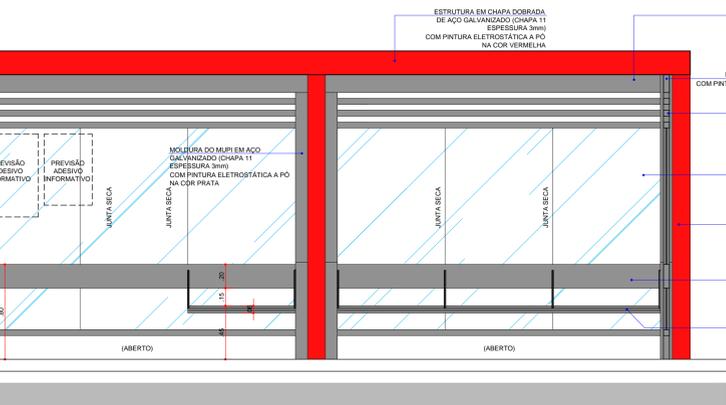

03 ELEVÇÃO FRONTAL
ESCALA 1:25

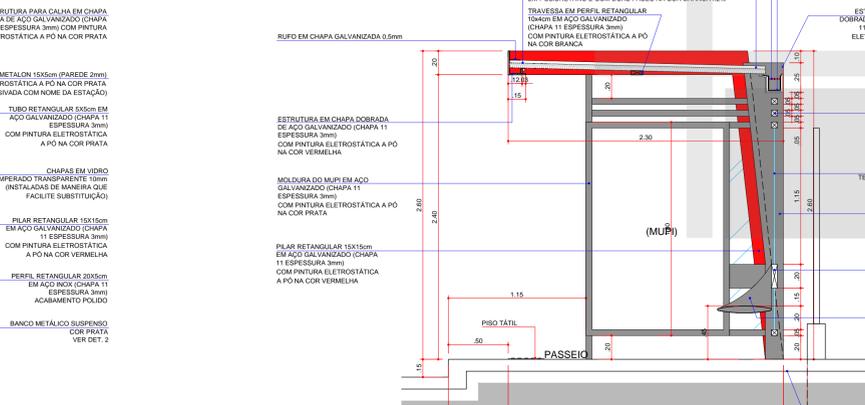

04 CORTE
ESCALA 1:25

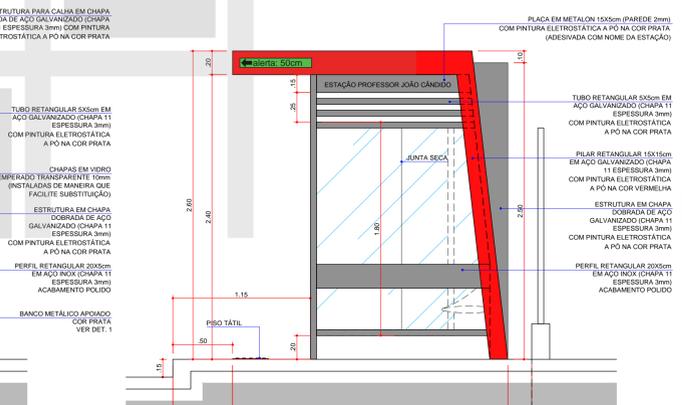

05 ELEVÇÃO LATERAL
ESCALA 1:25



E-1 (ESTAÇÃO - ESTRUTURA INCLINADA)
PERSPECTIVA 03 - FUNDOS



E-1 (ESTAÇÃO - ESTRUTURA INCLINADA)
PERSPECTIVA 05 - LATERAL ESQUERDA

INSTITUTO DE PESQUISA E PLANEJAMENTO URBANO DE LONDRINA DIRETORIA DE PROJETOS			
Av. Duque de Caxias, 635 - 2º Andar CEP 86015-901 - Jd. Maçãs-Londrina-Paraná Tel: (043) 3372-4723 Fax: (043) 3372-4714		Projeto: 10.34	
Diretor Presidente: Ignes Dequech Alvares		Arquiteto: Simone de Oliveira Fernandes Vecchiatti	
Diretor de Projetos: Humberto Carneiro Leal		RF Requerimento: Plástico vertical	
Arquiteta e urbanista: Amanda Machado de Sálvora		Engenheiro (a): Luana Nogueira	
PROJETO PONTOS DE ÔNIBUS E-1 (ESTAÇÃO ESTRUTURA INCLINADA)	PRANCHINA Nº: 02/18	ESCALAS: INDICADA	DATA: 18/12/2014
TÍTULO: PLANTA BAIXA, ELEVACOES, CORTE, COBERTURA E PERSPECTIVAS	LOCAL DA OBRA: LONDRINA - PR		
PROPRIETÁRIO: PREFEITURA DO MUNICÍPIO DE LONDRINA	CPF / CNPJ: 75-771-477/0001-70	INSCRIÇÃO NO IPTU: ---	